



SAM S.r.l. Unipersonale

Via Corvase, 40
63821 Porto Sant'Epidio (FM)

VARIANTE IN CORSO D'OPERA al progetto approvato con Det. Dir n. 342 e RS n. 42 del 07.05.2018 della Provincia di Fermo per realizzazione impianto di trattamento anaerobico-aerobico della frazione organica dei rifiuti solidi urbani (Forsu) per la produzione di biometano ed ammendante compostato misto presso località San Pietro Comune torre S. Patrizio (FM)

PROGETTO DEFINITIVO

Argomento: ARCHITETTONICI

Oggetto: STATO COMPARATIVO APPROVATO - MODIFICATO
PIANTA Fabbricato "Trattamenti"

Gruppo di Lavoro: Dott.ssa Pagnanella Graziella
Dott. Geol. Alberto Coniti
Ing. Simone Barbizzi

Responsabile di Progetto: Dott. Ing. Ceccaroni Luciano
Assistente di Progetto: Dott. Ing. Giglietti Gabriele

Revis.	Modificato da	Note	Data aggiorn.
01	Barbizzi S.	Inserimento ruota chiesa S. Pietro	25/01/2022
02	Barbizzi S.	Presentazione SABAP layout	08/04/2022
03			

Data : 01/12/2020

Commessa N° 19015-5

Disegnatore: Barbizzi S.

Scala: 1:200

TAVOLA:


ARC-07b




PROGETTAZIONE E REALIZZAZIONE IMPIANTI ENERGIA E AMBIENTE
www.smea-srl.com
enric@smea-srl.com

SMEA ENGINEERING s.r.l.
Via Lorenzo Tabelloni 1
47091 Falciano Rovere
Reg. di San Marino
Tel. +378.654990507
Fax +378.654990580
C.O.E. SM.22124


PIANTA PIANO TERRA

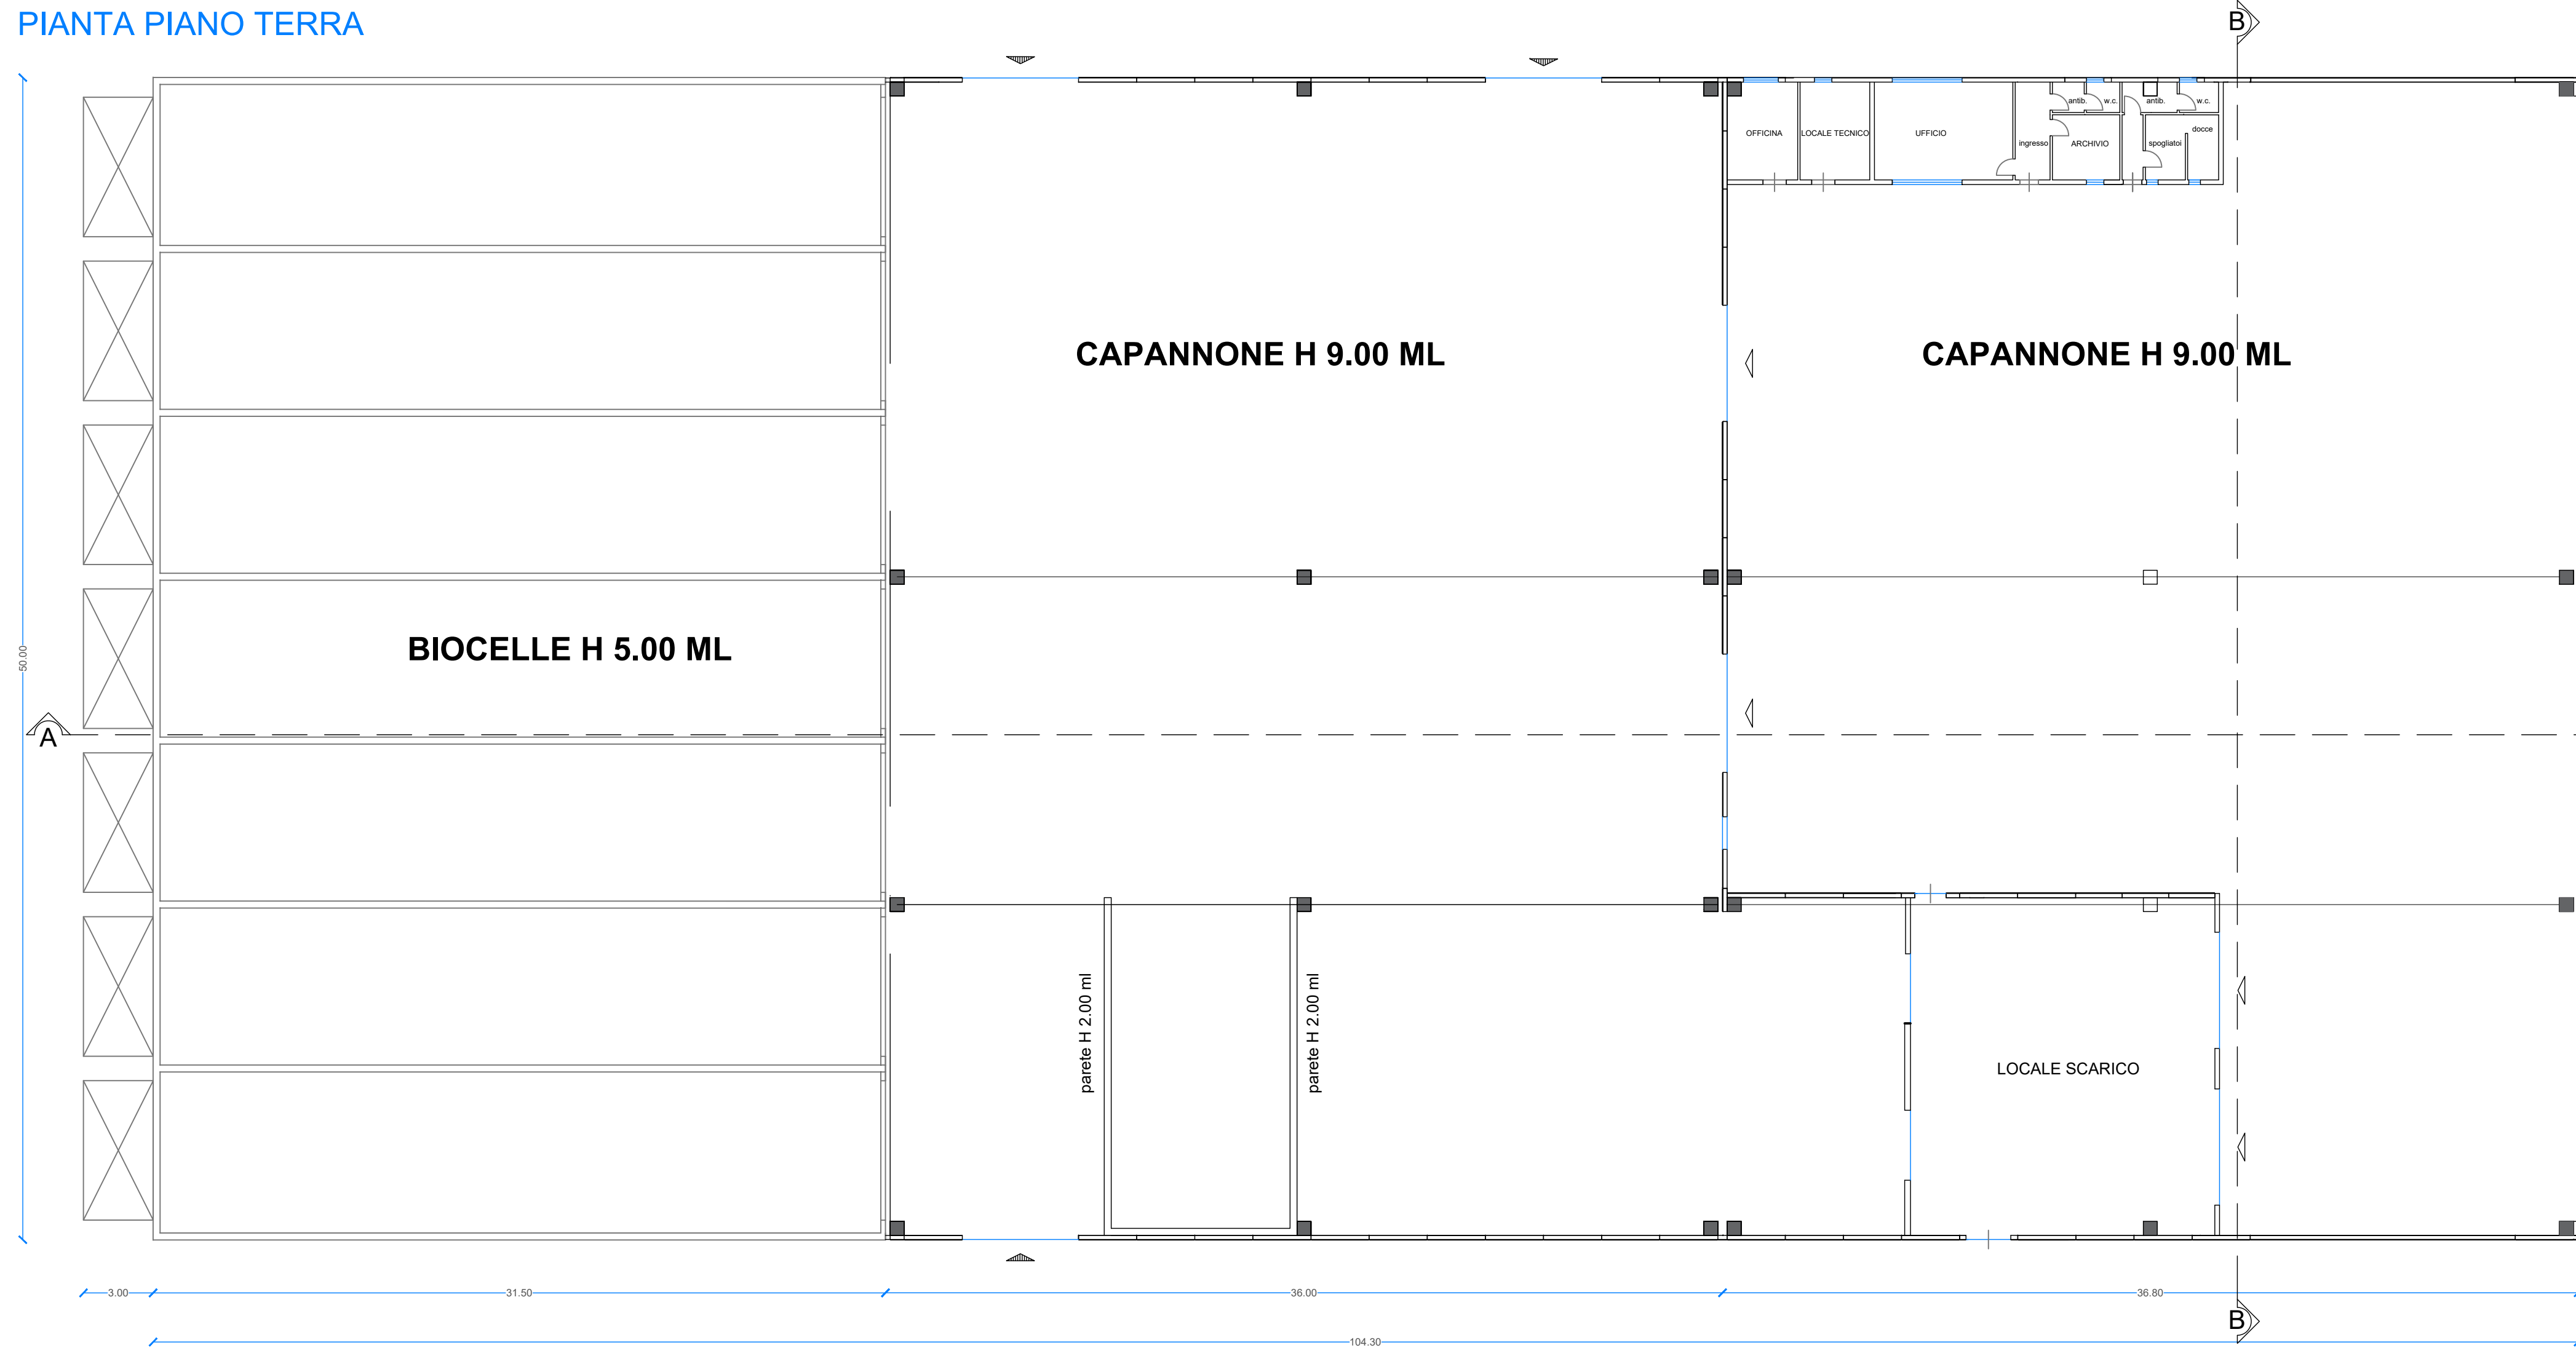


PIANTA COPERTURA

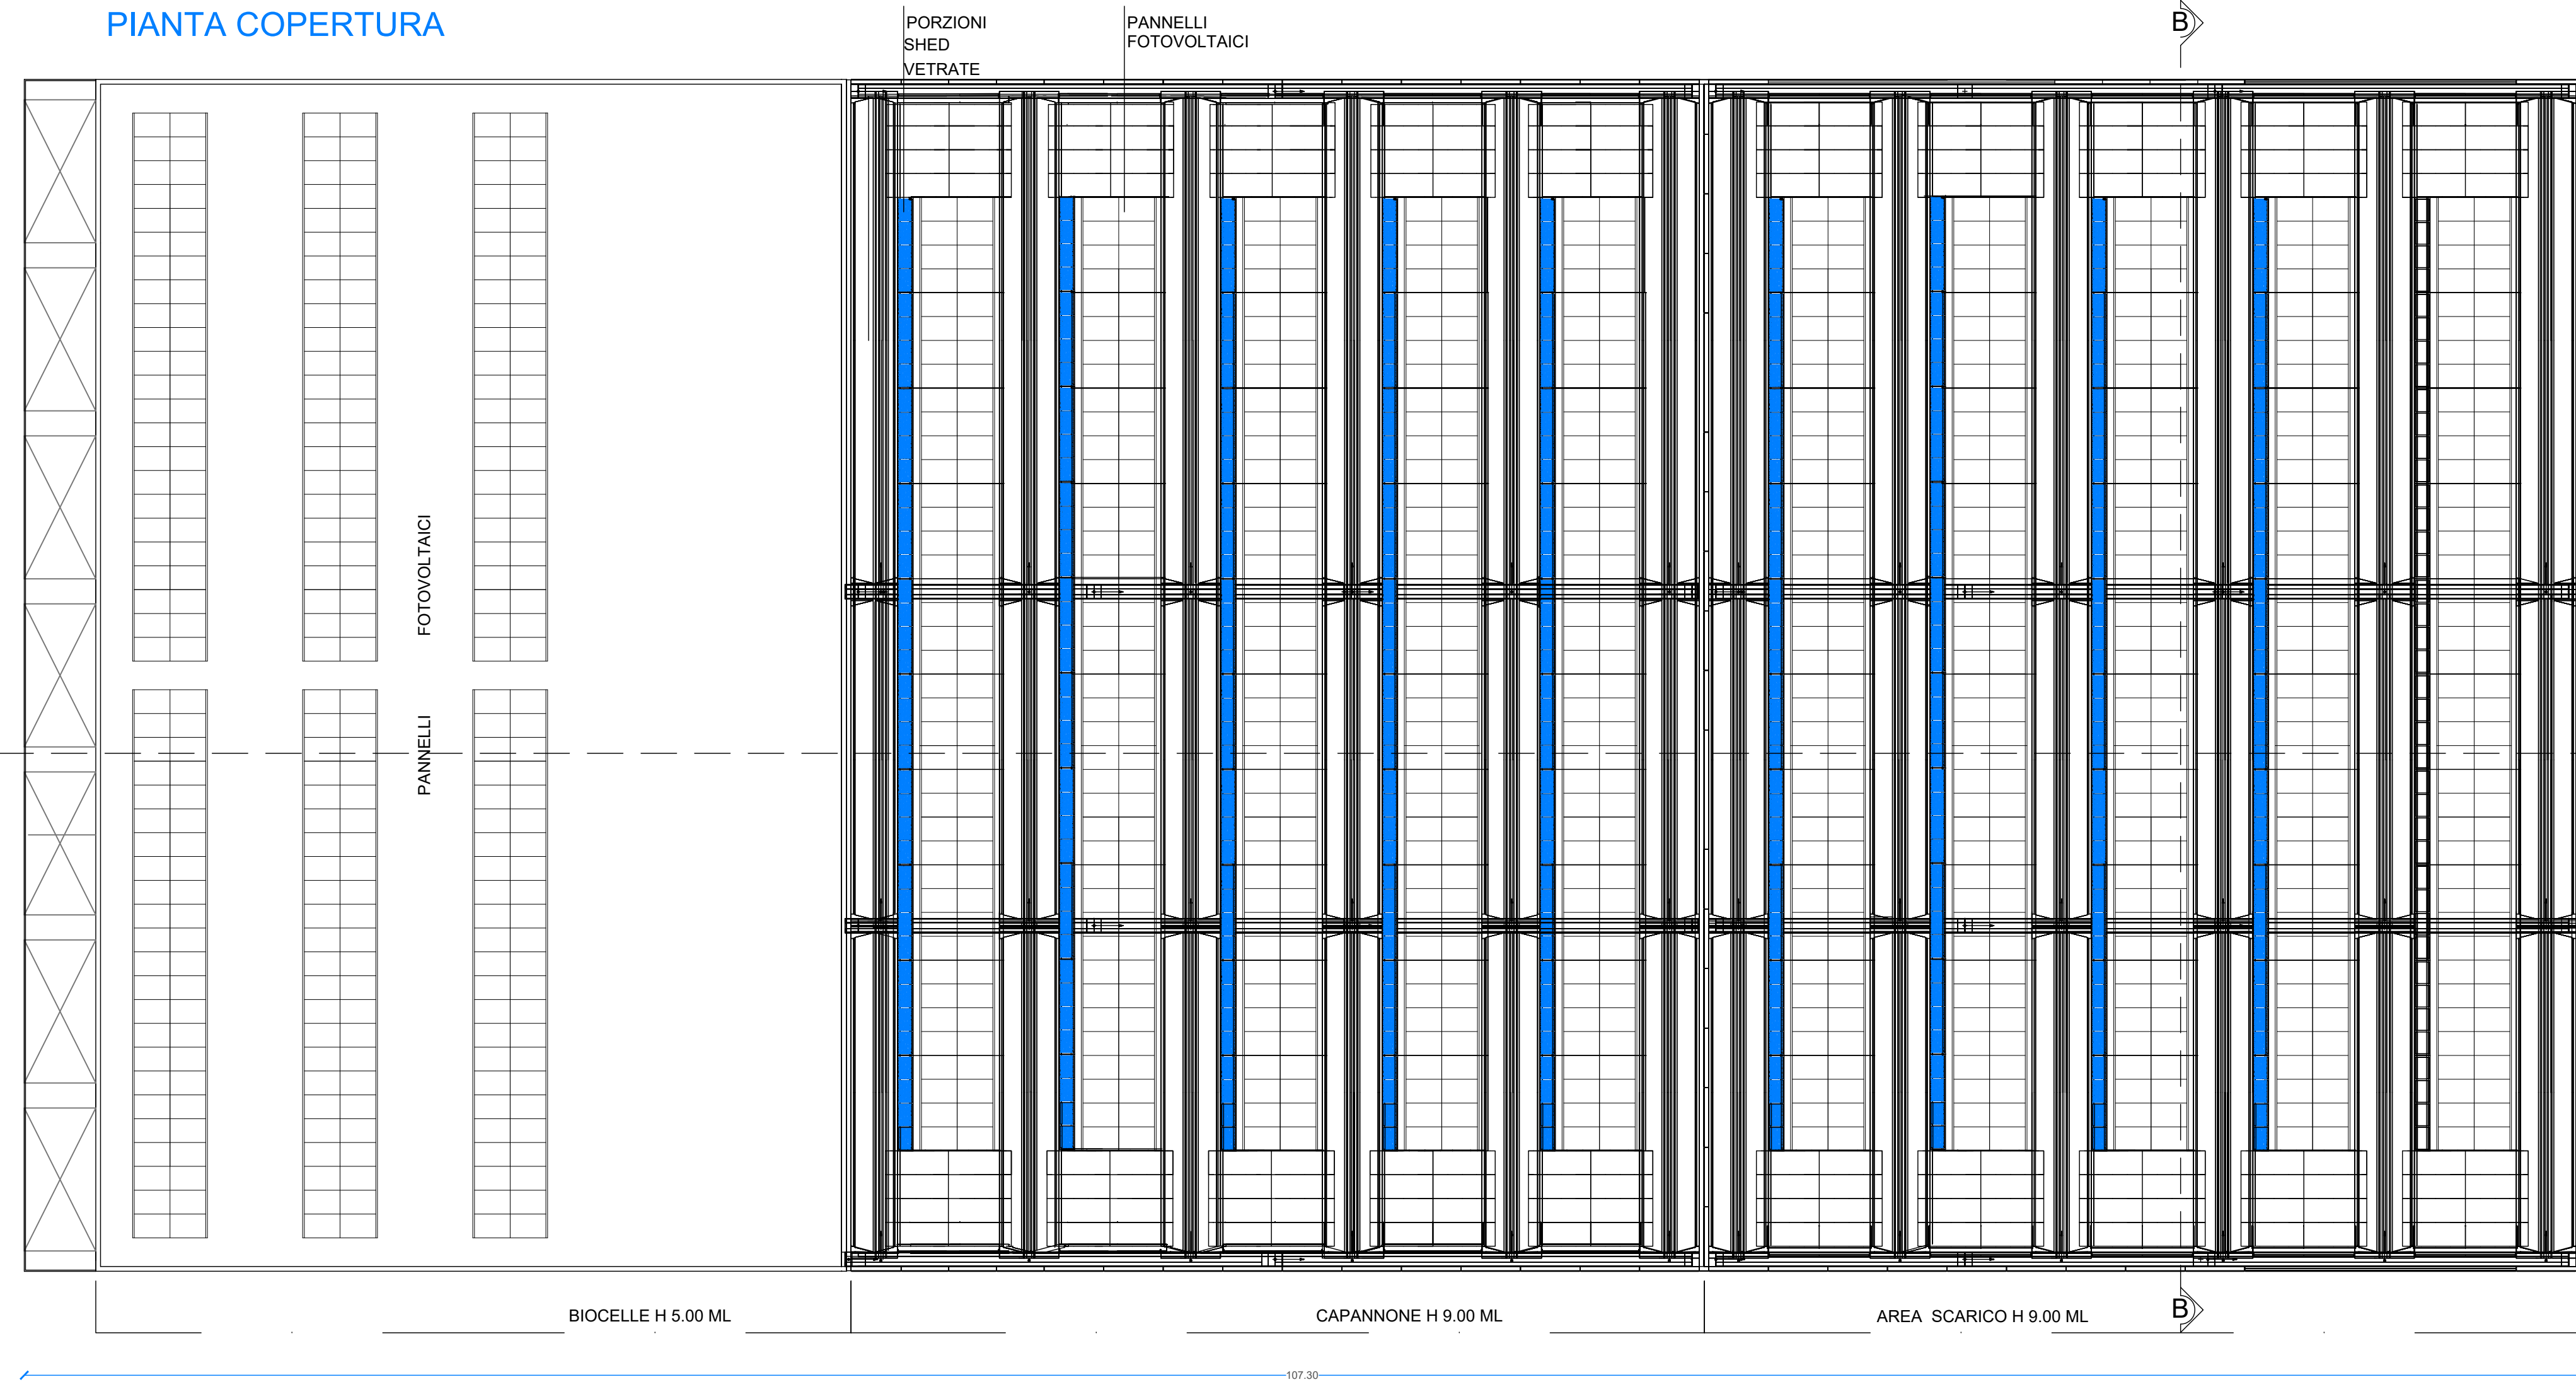


PIANTA PIANO TERRA

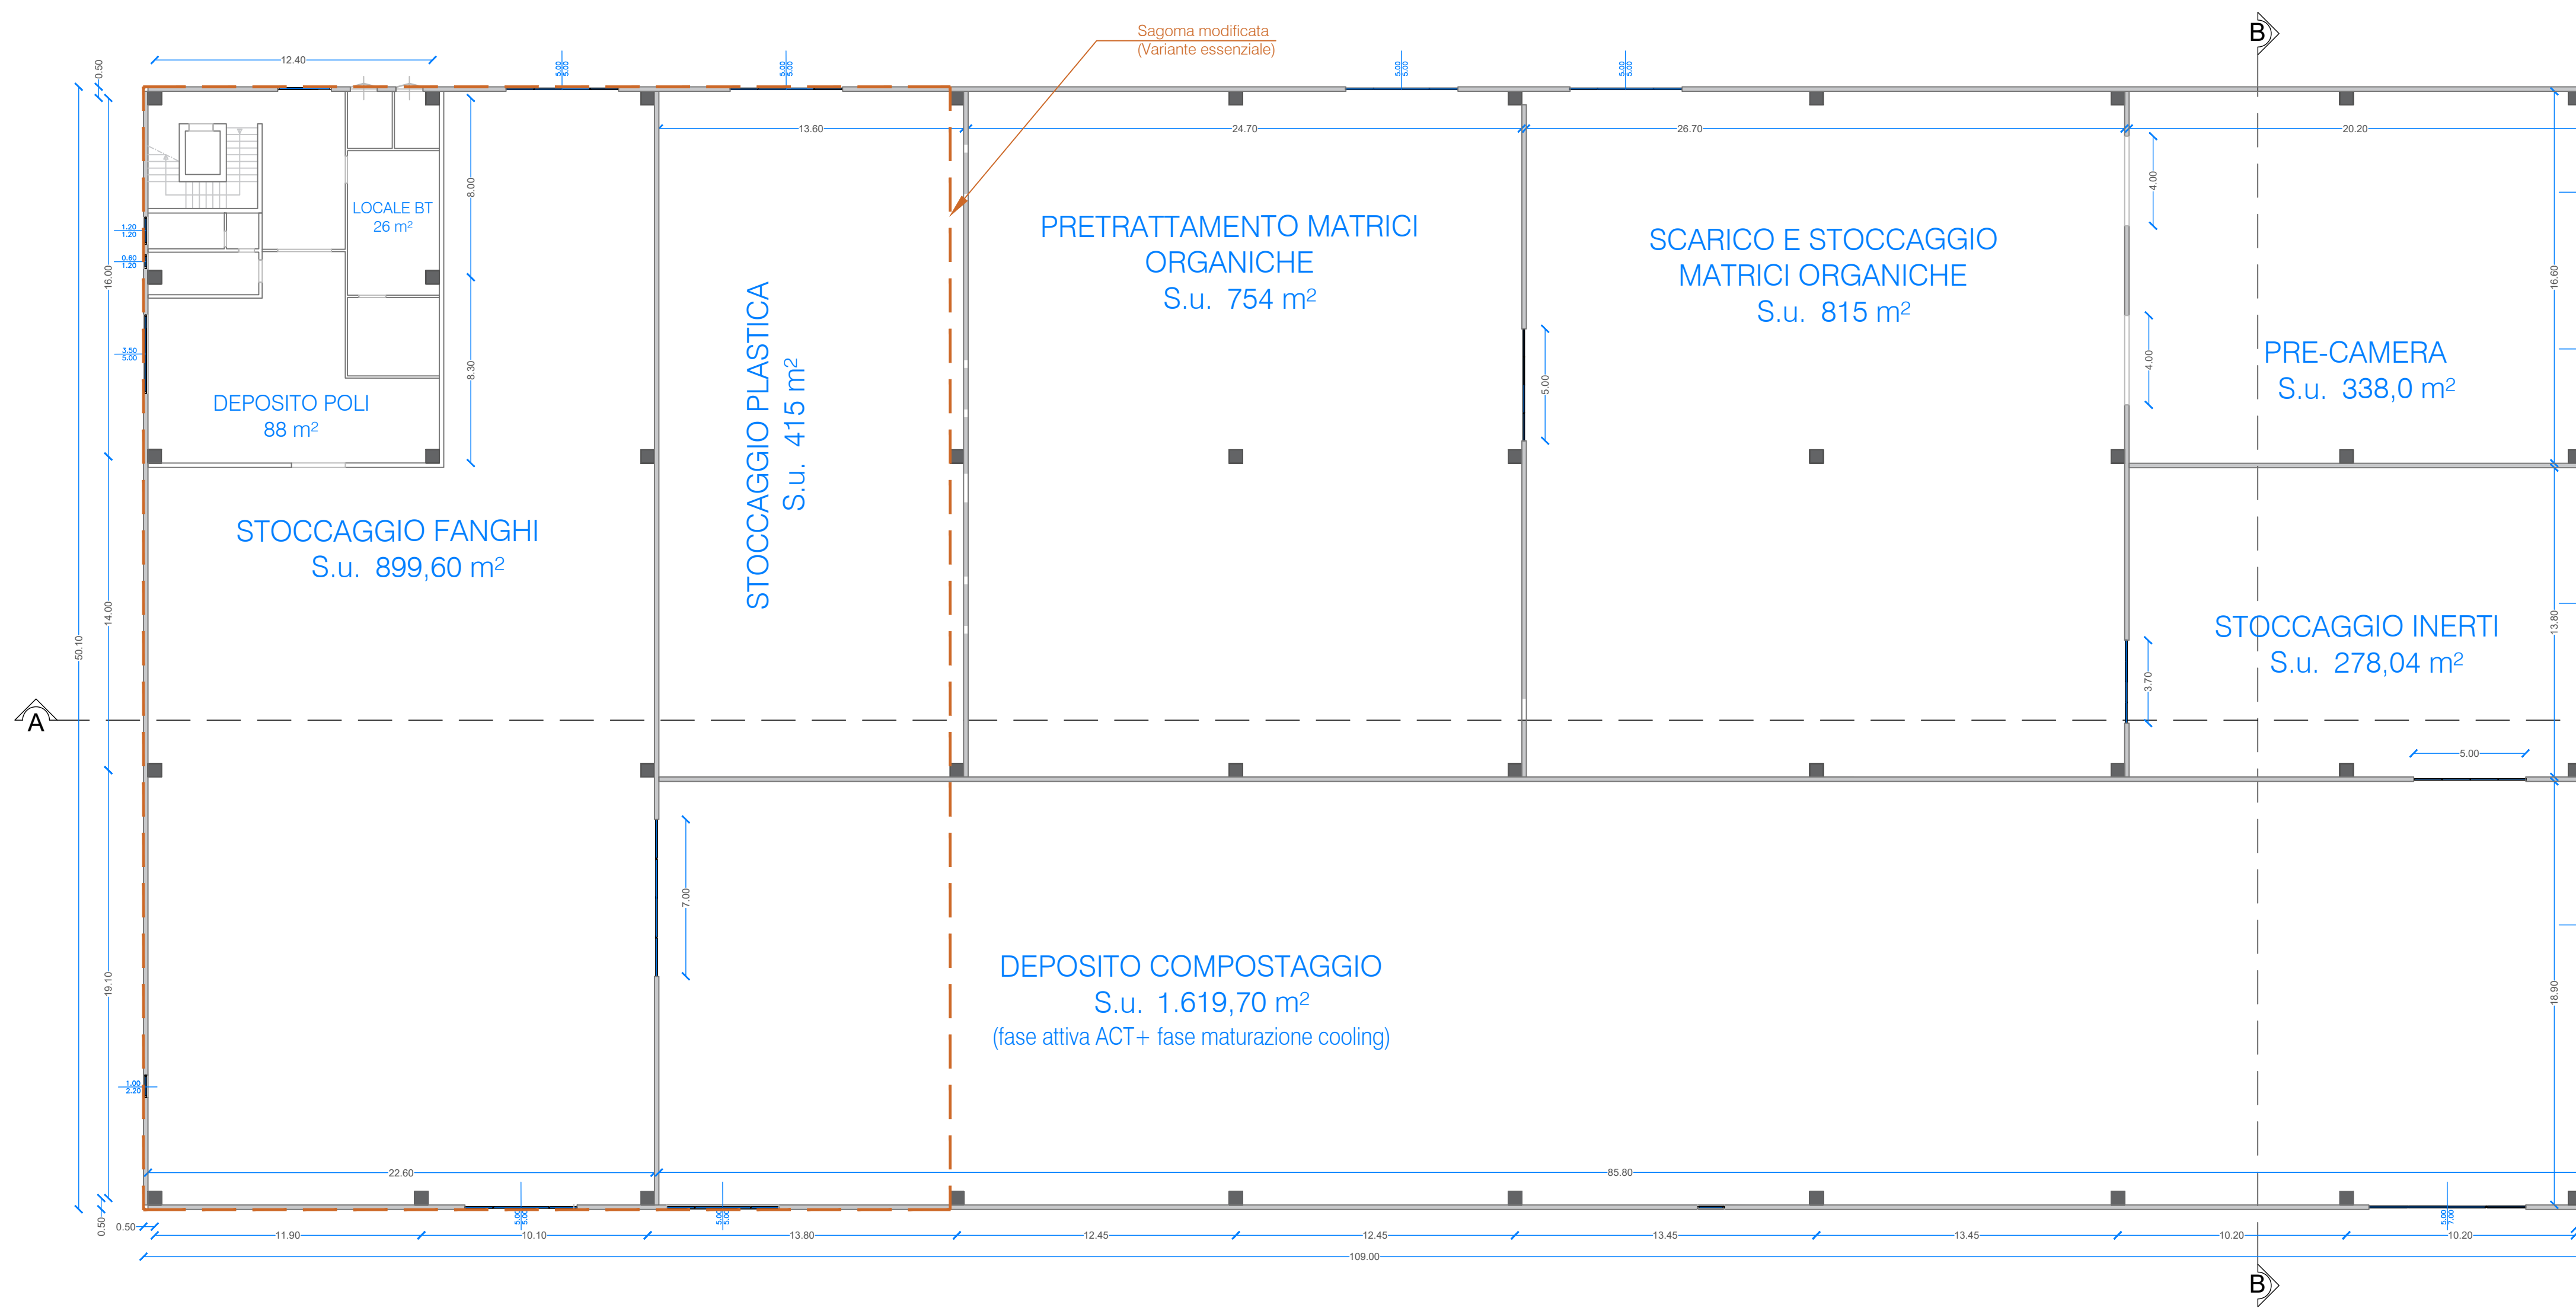

PIANTA COPERTURA

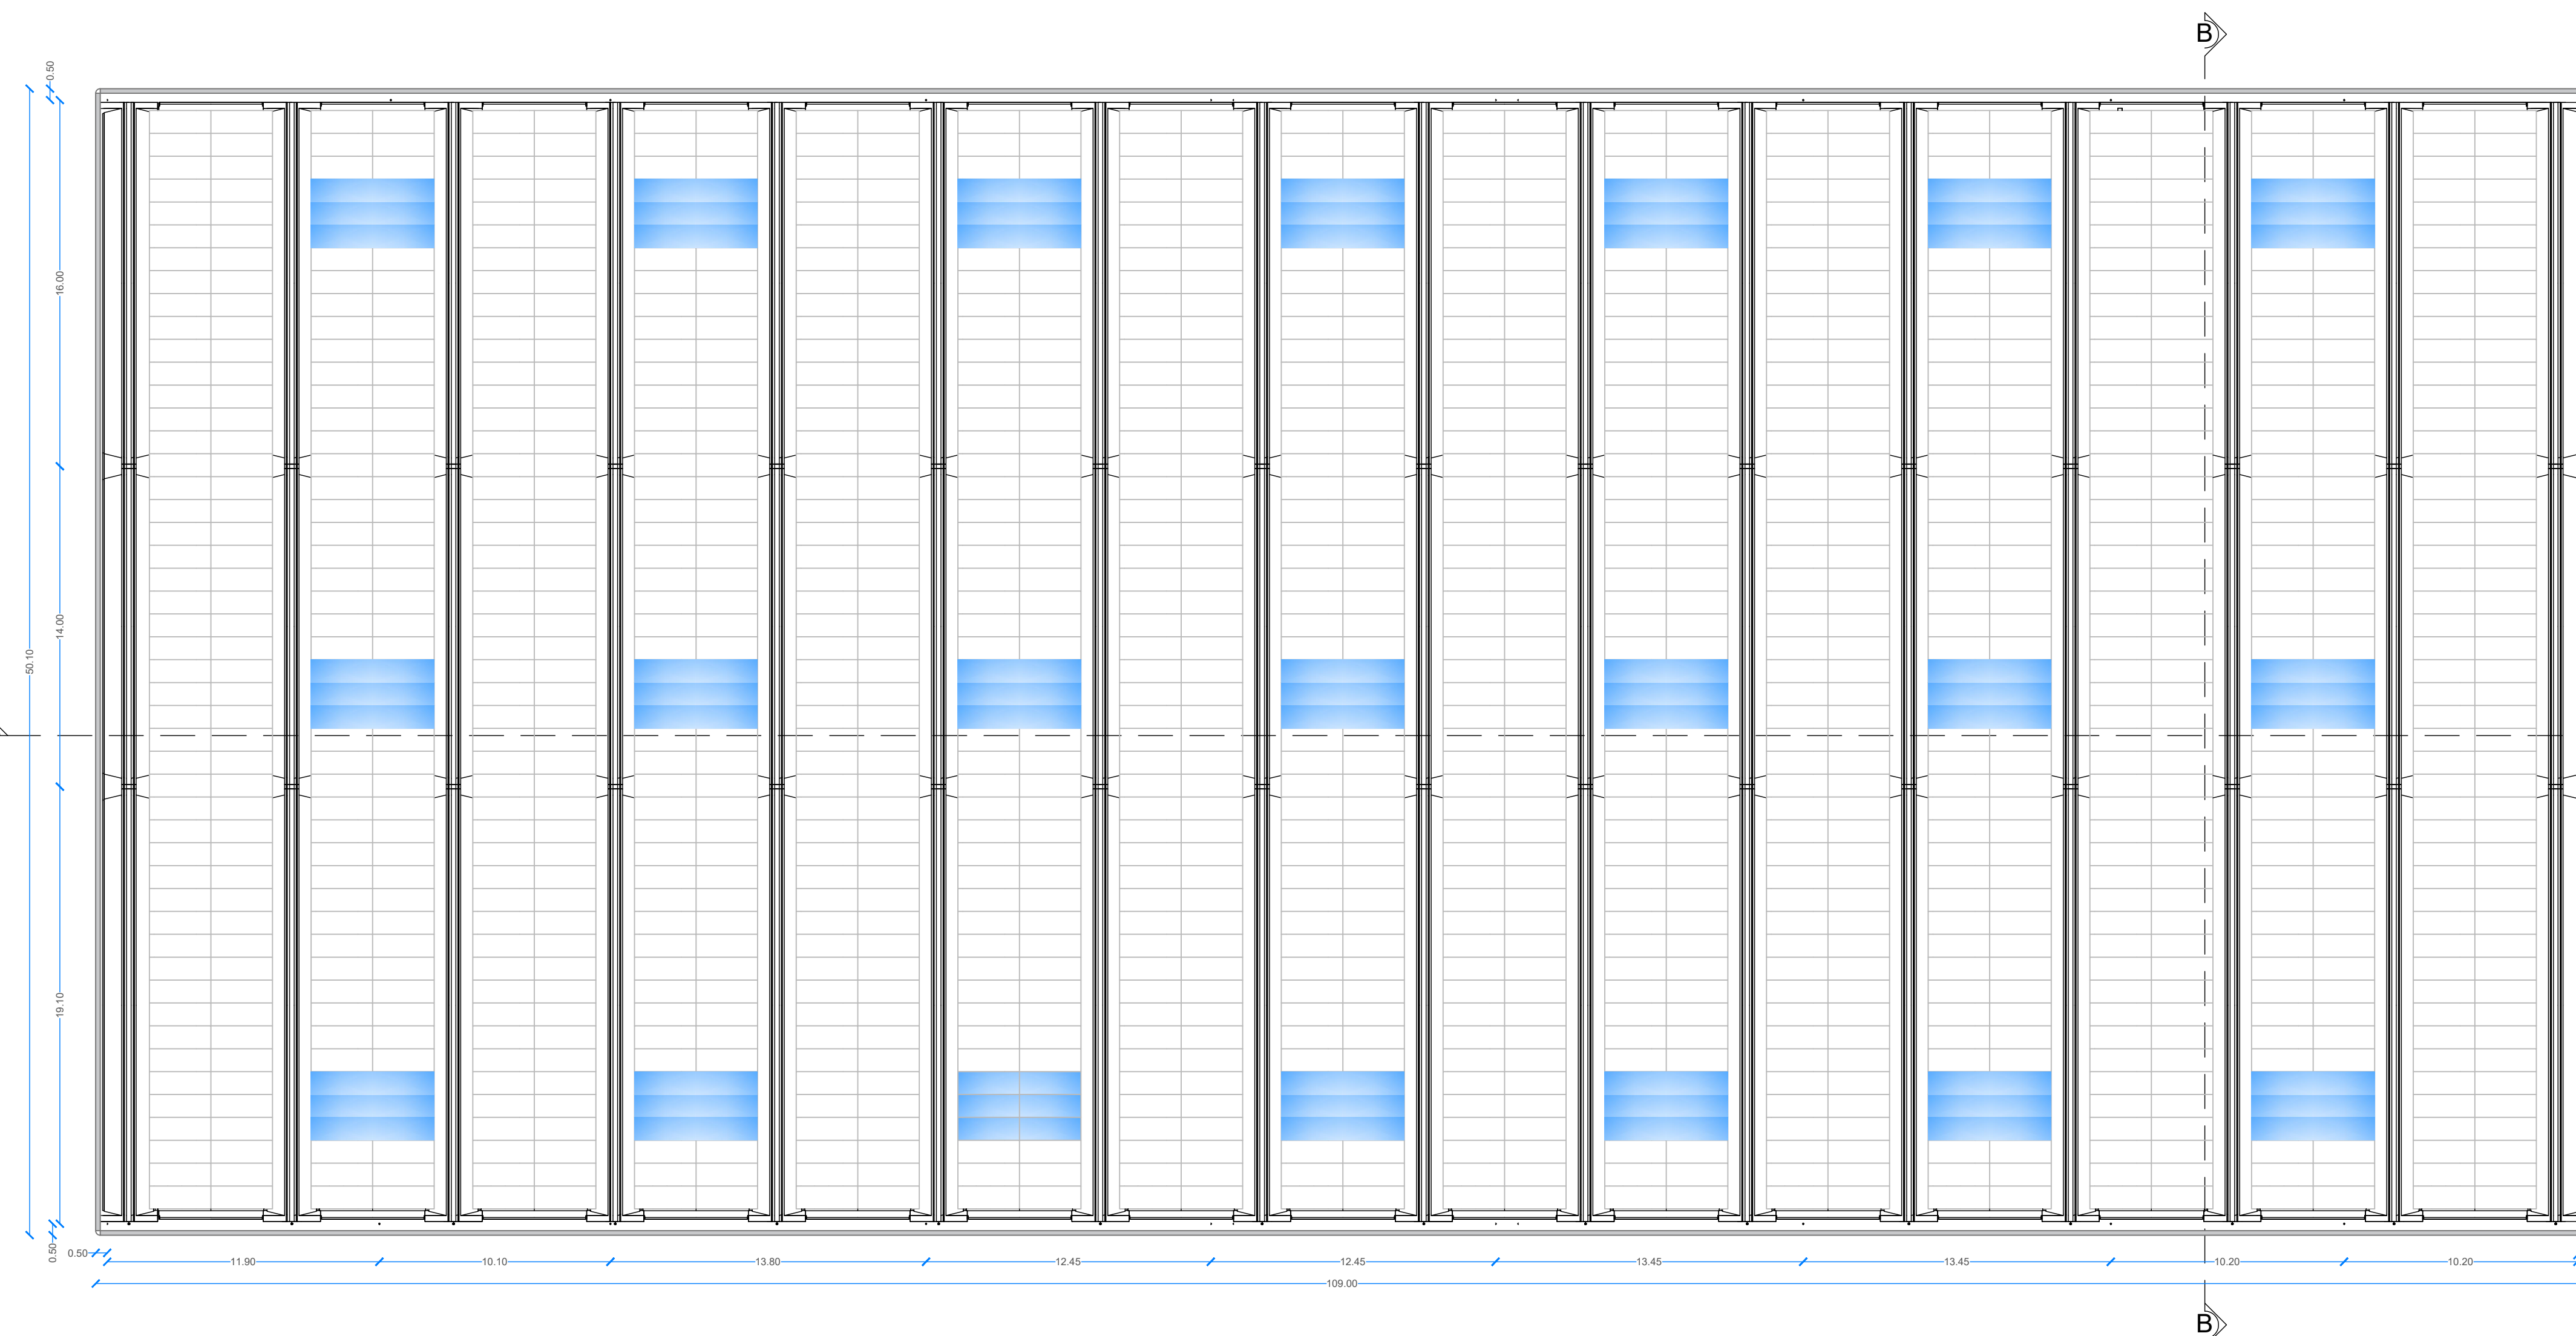


PIANTA SOPPALCO

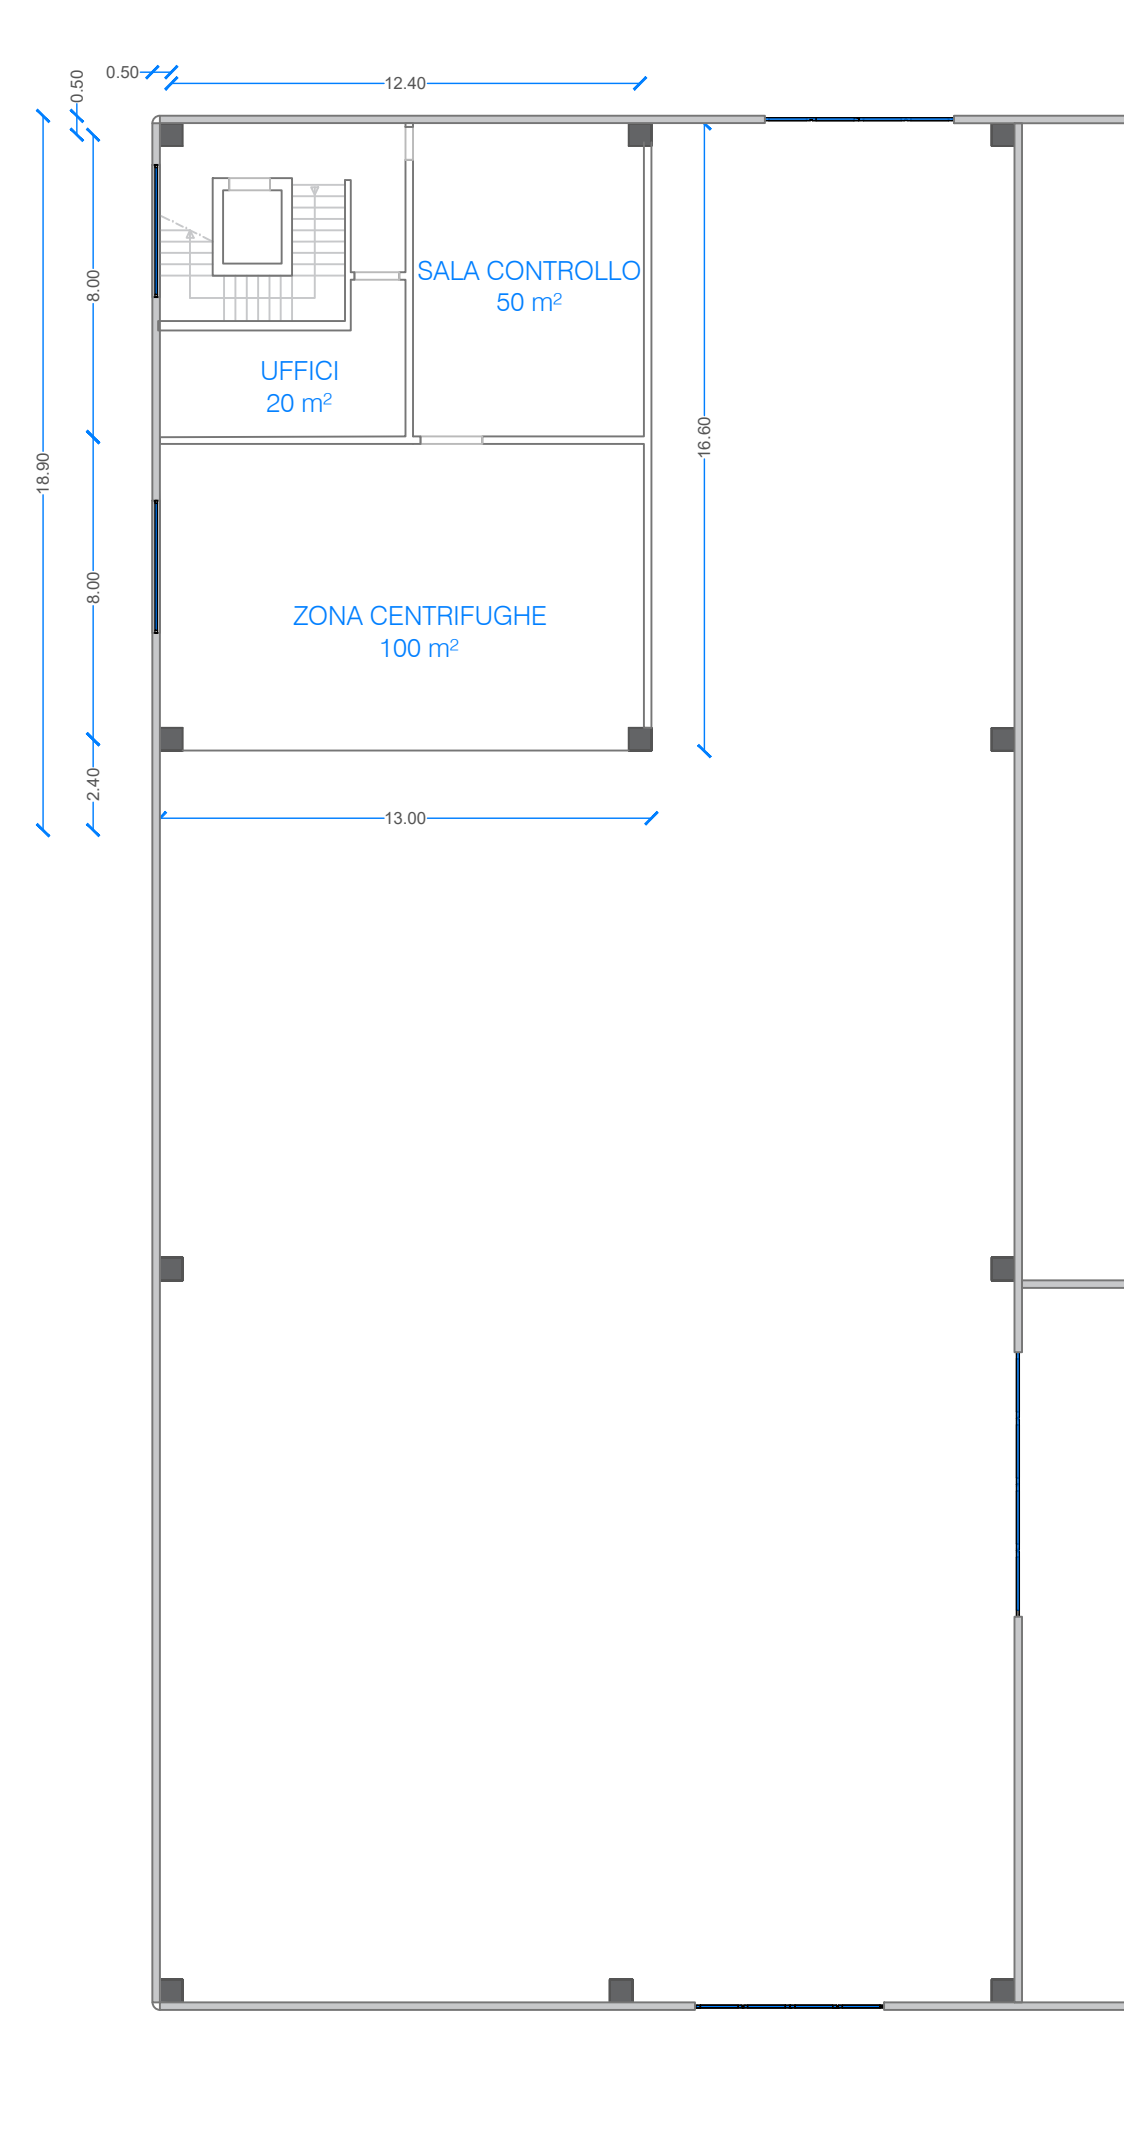

STATO APPROVATO

STATO MODIFICATO

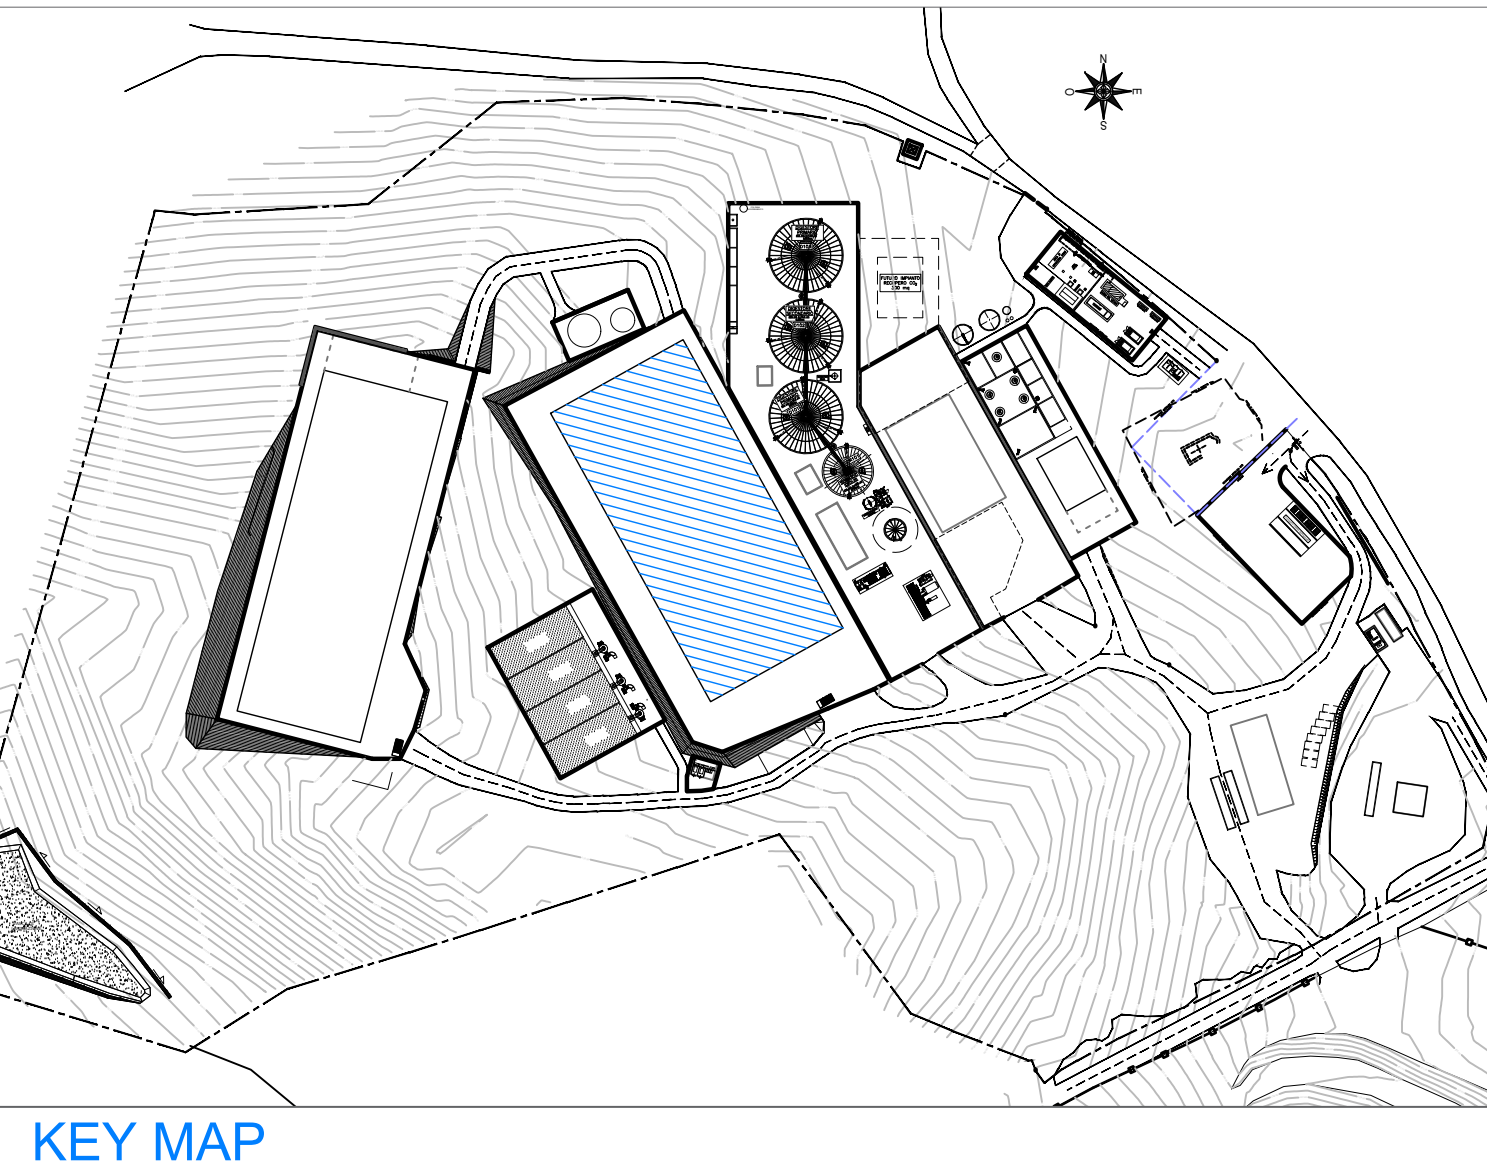

KEY MAP